



一般平面図

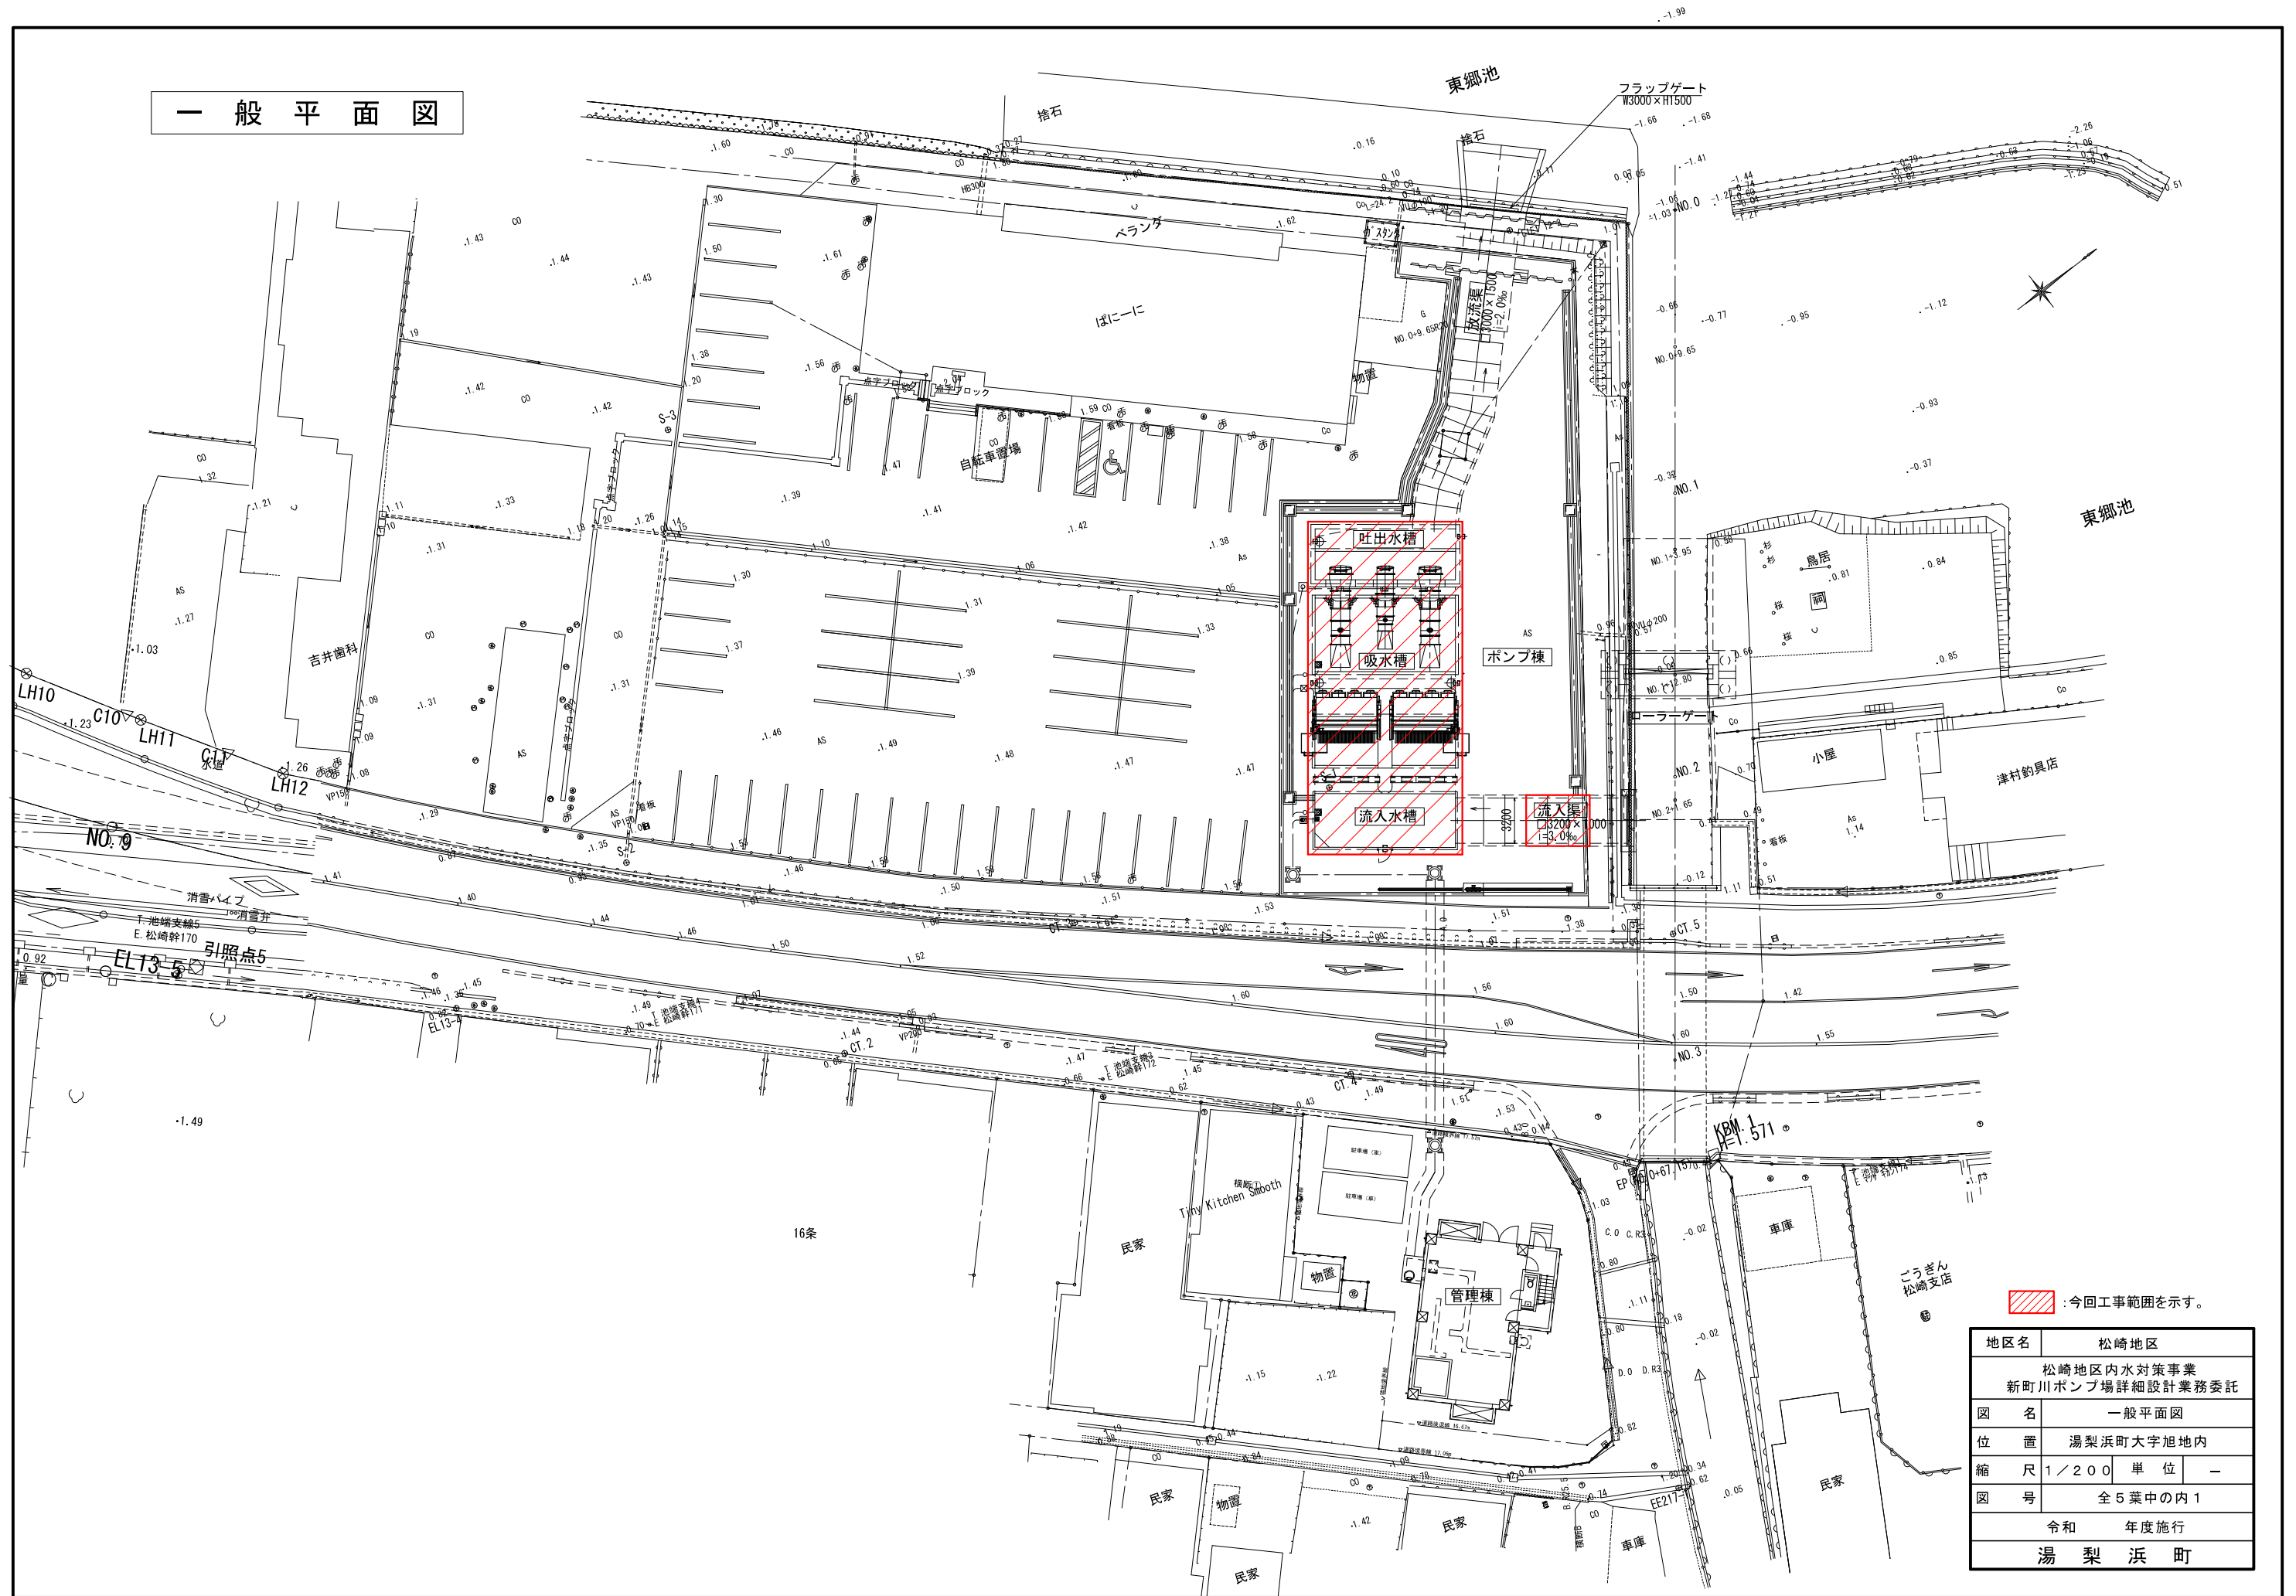


：今回工事範囲を示す。

地区名	松崎地区		
	松崎地区内水対策事業		
	新町川ポンプ場詳細設計業務委託		
図名	一般平面図		
位置	湯梨浜町大字旭地内		
縮尺	1/200	単位	—
図号	全5葉中の内1		
		令和	年度施行
		湯梨浜町	

水位関係図 S=1/100

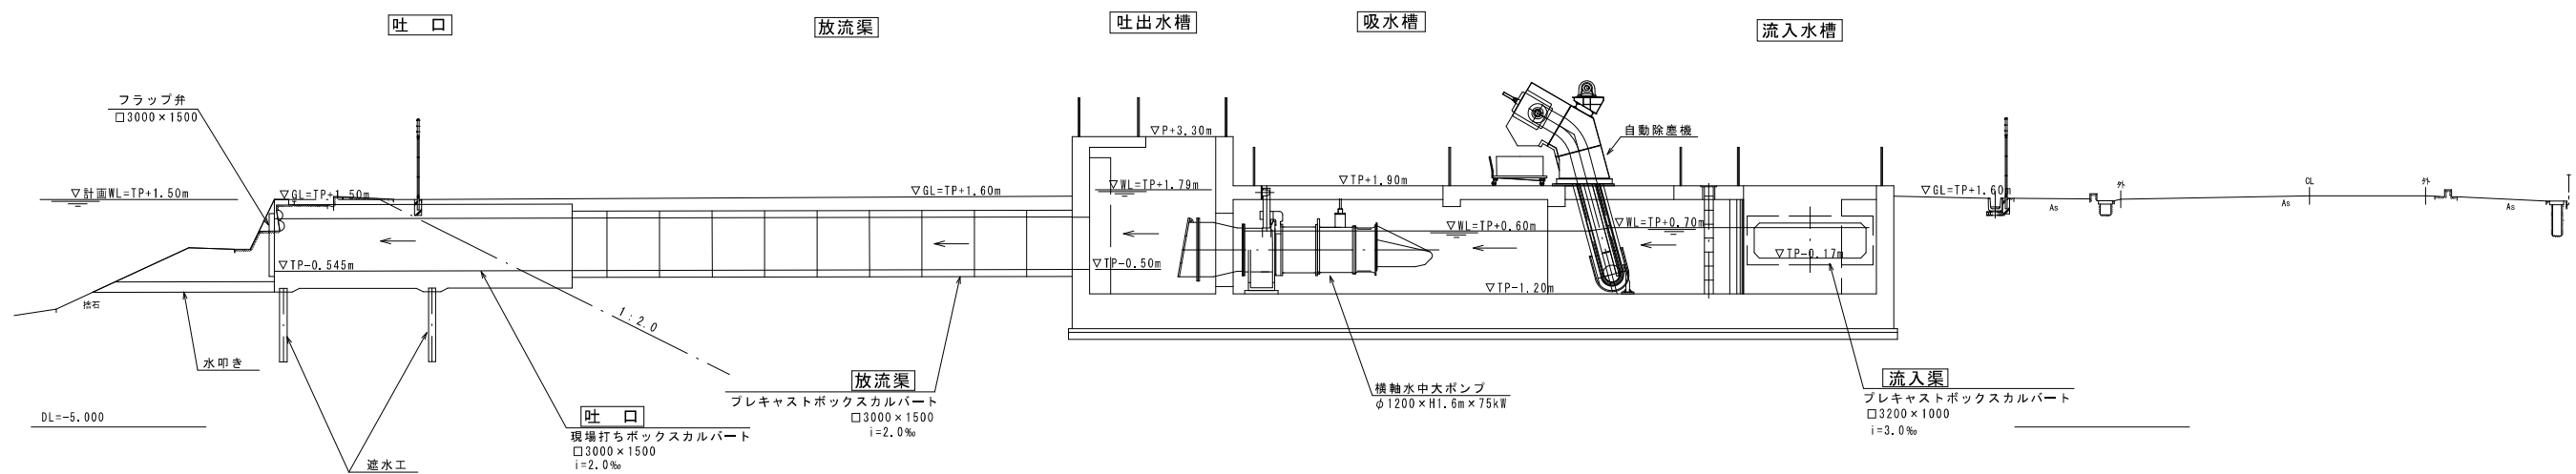


地区名	松崎地区		
松崎地区内水対策事業 新町川ポンプ場詳細設計業務委託			
図名	水位関係図		
位置	湯梨浜町大字旭地内		
縮尺	1／100	単位	－
図号	全5葉中の内2		
令和		年度施行	
湯梨浜町			

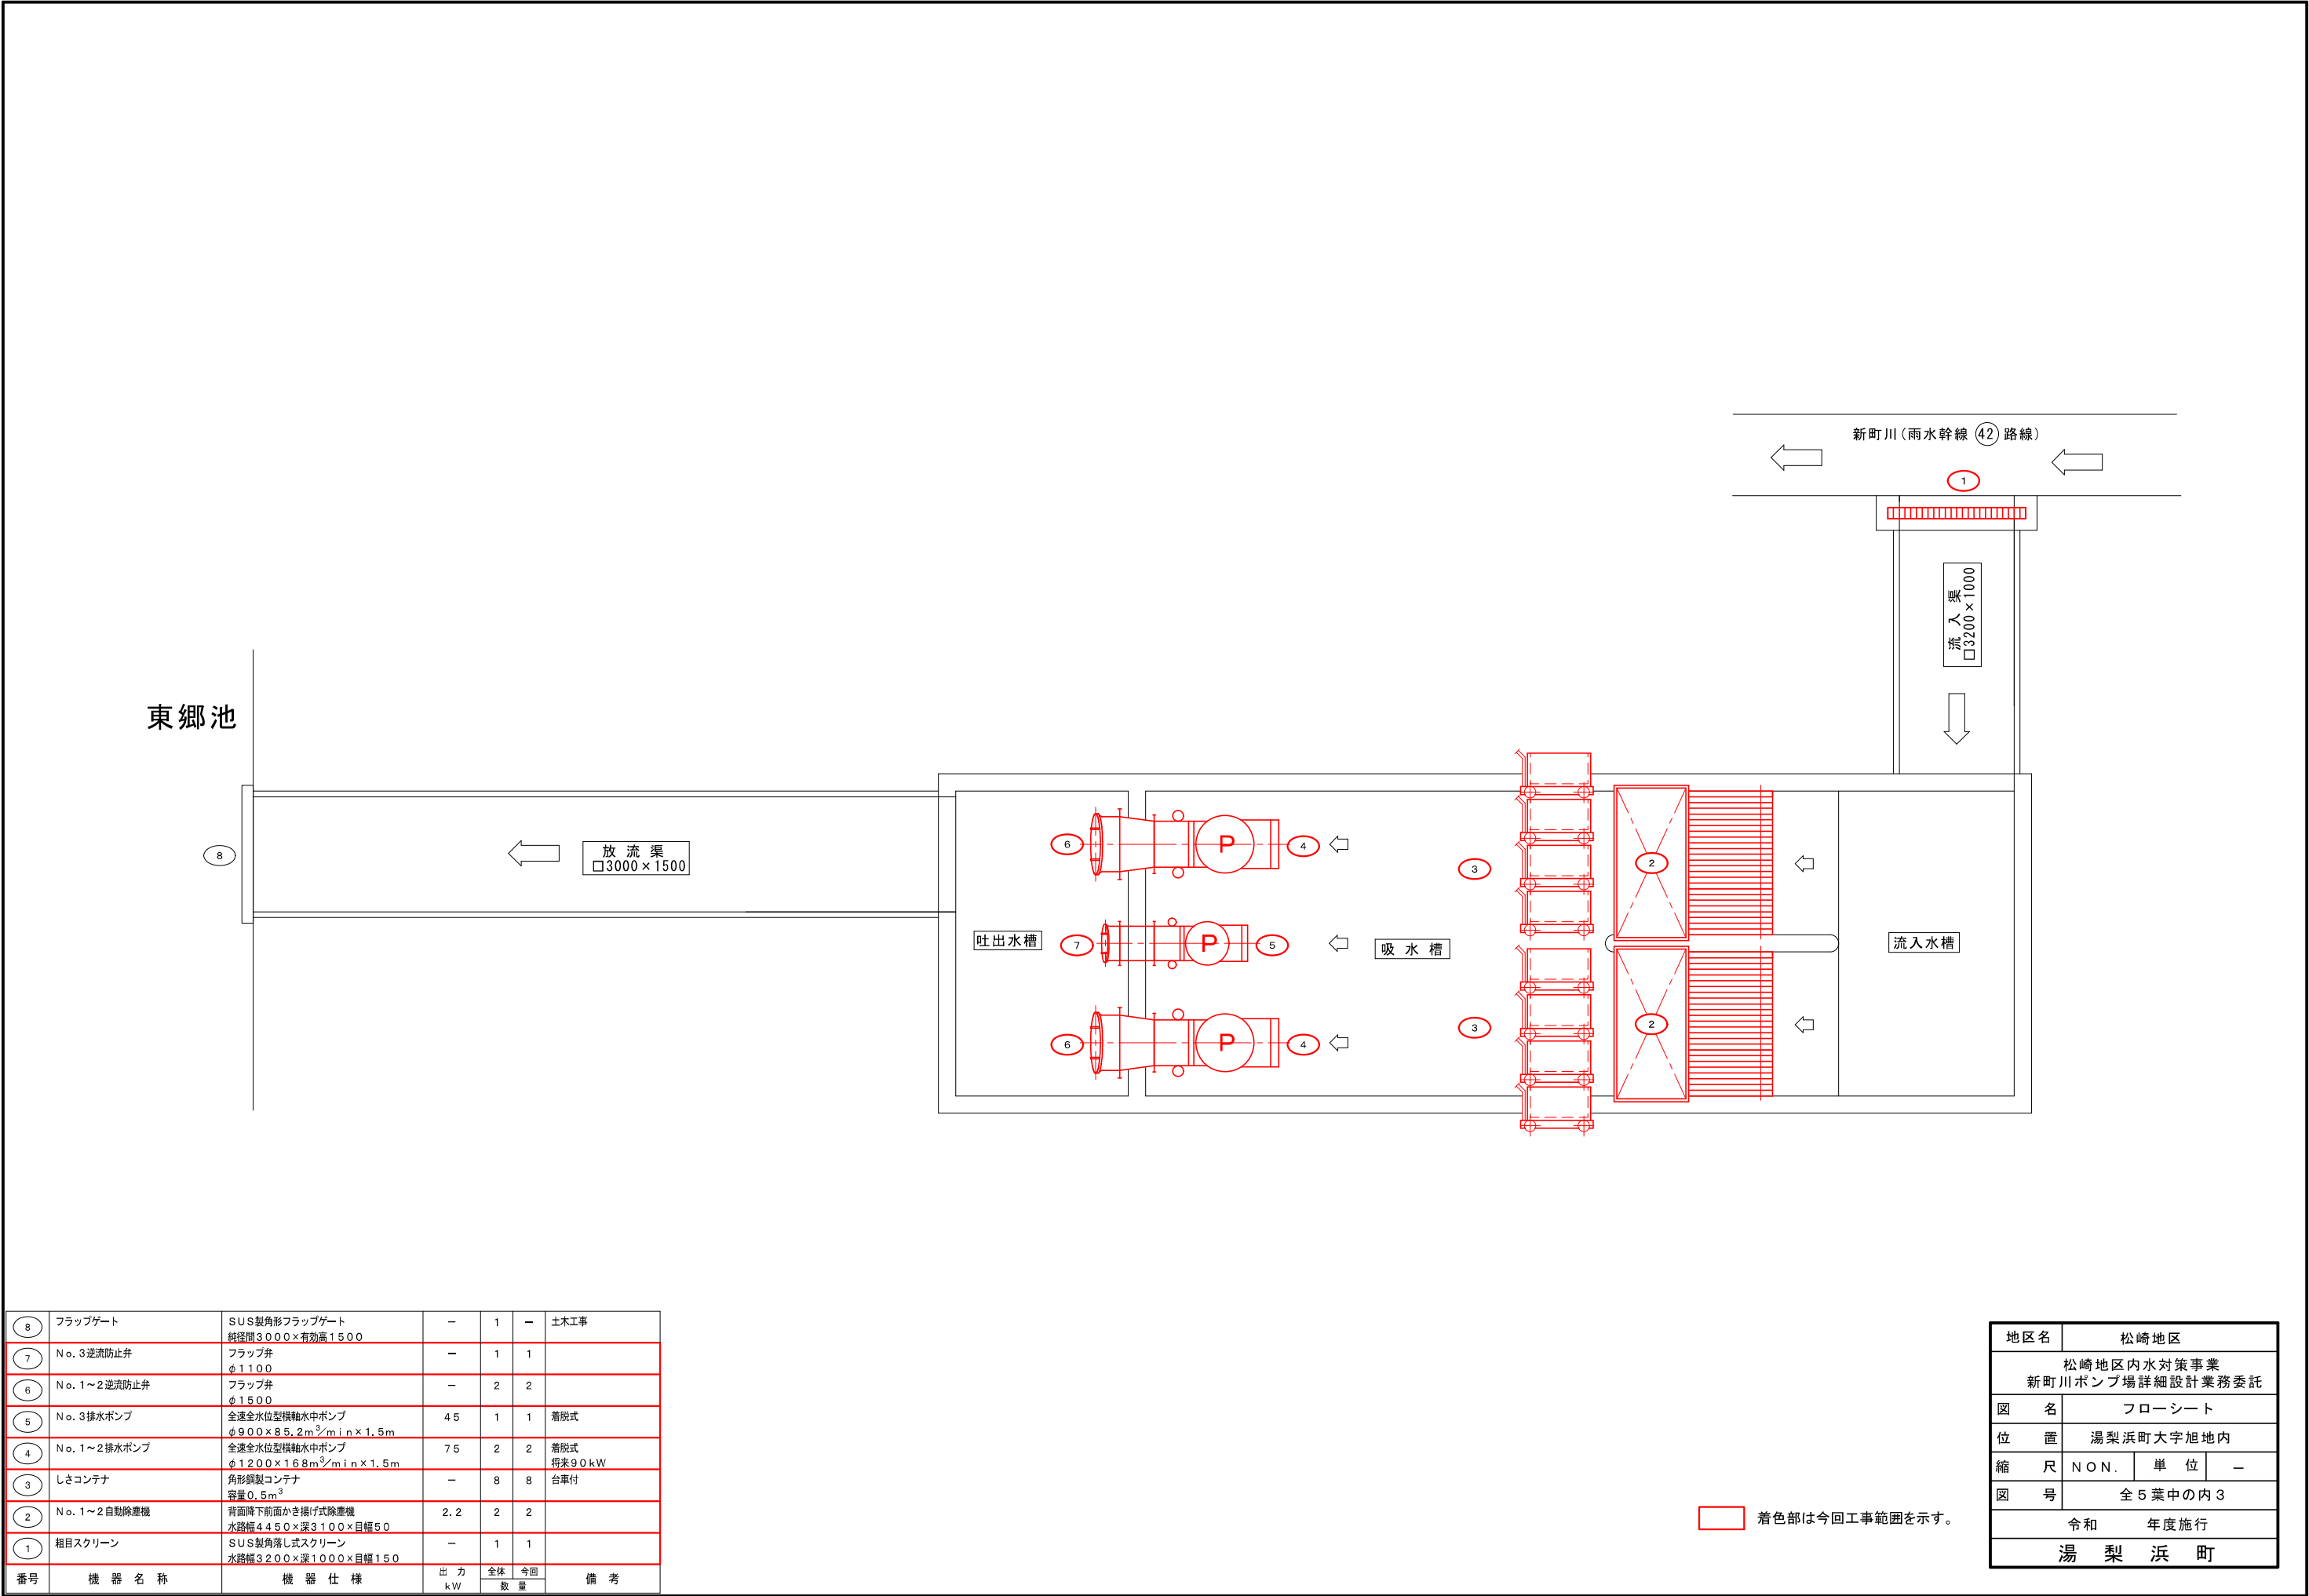


8	フラップゲート	SUS製角形フラップゲート 鉋保間3000×有効高1500	—	1	—	土木工事
7	No. 3 逆流防止弁	フラップ弁 φ1100	—	1	1	
6	No. 1～2 逆流防止弁	フラップ弁 φ1500	—	2	2	
5	No. 3 排水ポンプ	全速全水位型横軸水中ポンプ φ900×85.2m ³ /min×1.5m	45	1	1	着脱式
4	No. 1～2 排水ポンプ	全速全水位型横軸水中ポンプ φ1200×168m ³ /min×1.5m	75	2	2	着脱式 将来90kW
3	しきコンテナ	角形鋼製コンテナ 容量0.5m ³	—	8	8	台車付
2	No. 1～2 自動除塵機	背面降下前面かき揚げ式除塵機 水路幅4450×深3100×目幅50	2.2	2	2	
1	粗目スクリーン	SUS製角落し式スクリーン 水路幅3200×深1000×目幅150	—	1	1	
番号	機 器 名 称	機 器 仕 様	出 力 kW	全 体 数 量	今 回 数 量	備 考


地区名	松崎地区		
松崎地区内水対策事業 新町川ポンプ場詳細設計業務委託			
図名	フローシート		
位置	湯梨浜町大字旭地内		
縮尺	N O N .	単位	－
図号	全 5 葉中の内 3		
令和		年度施行	
湯 梨 浜 町			

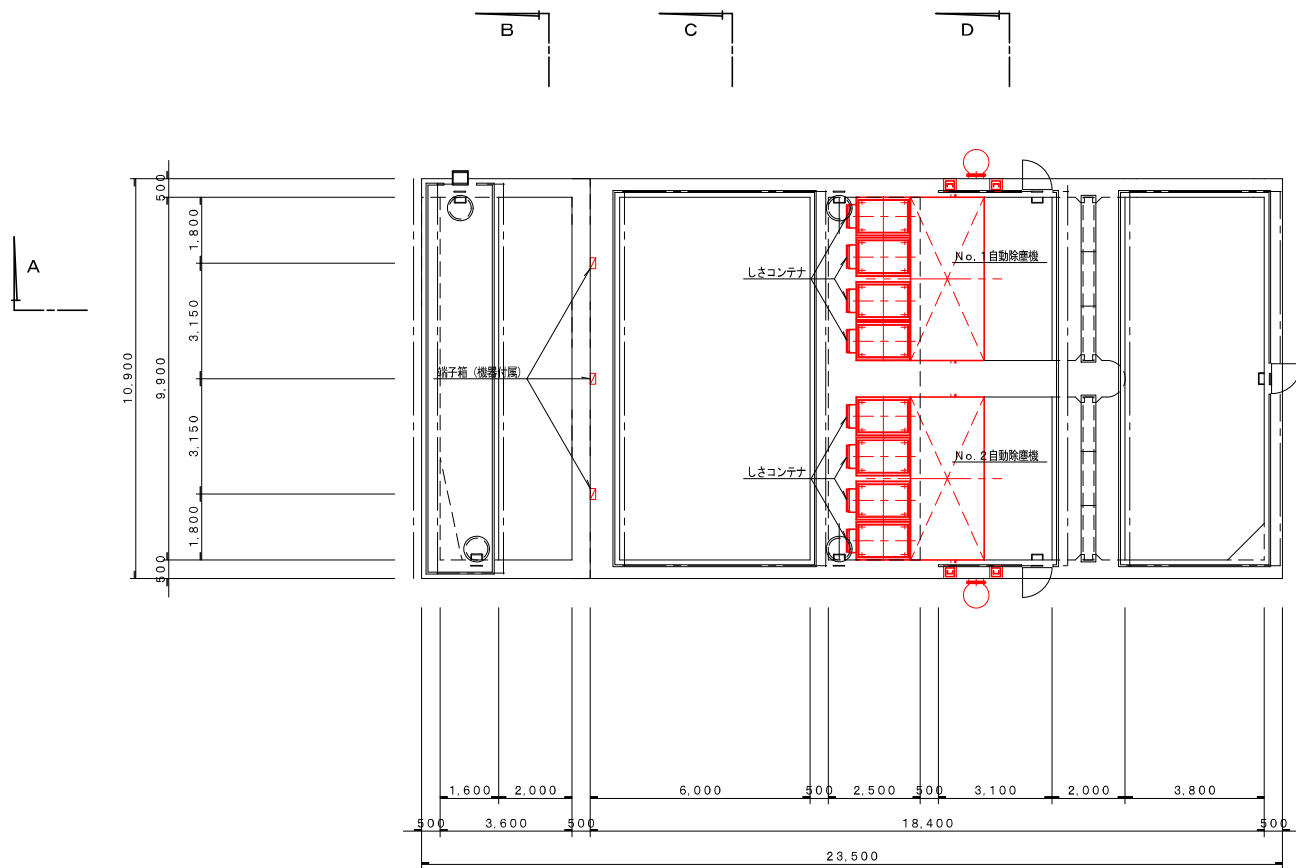

屋外 (下部) 平面図 S=1/100

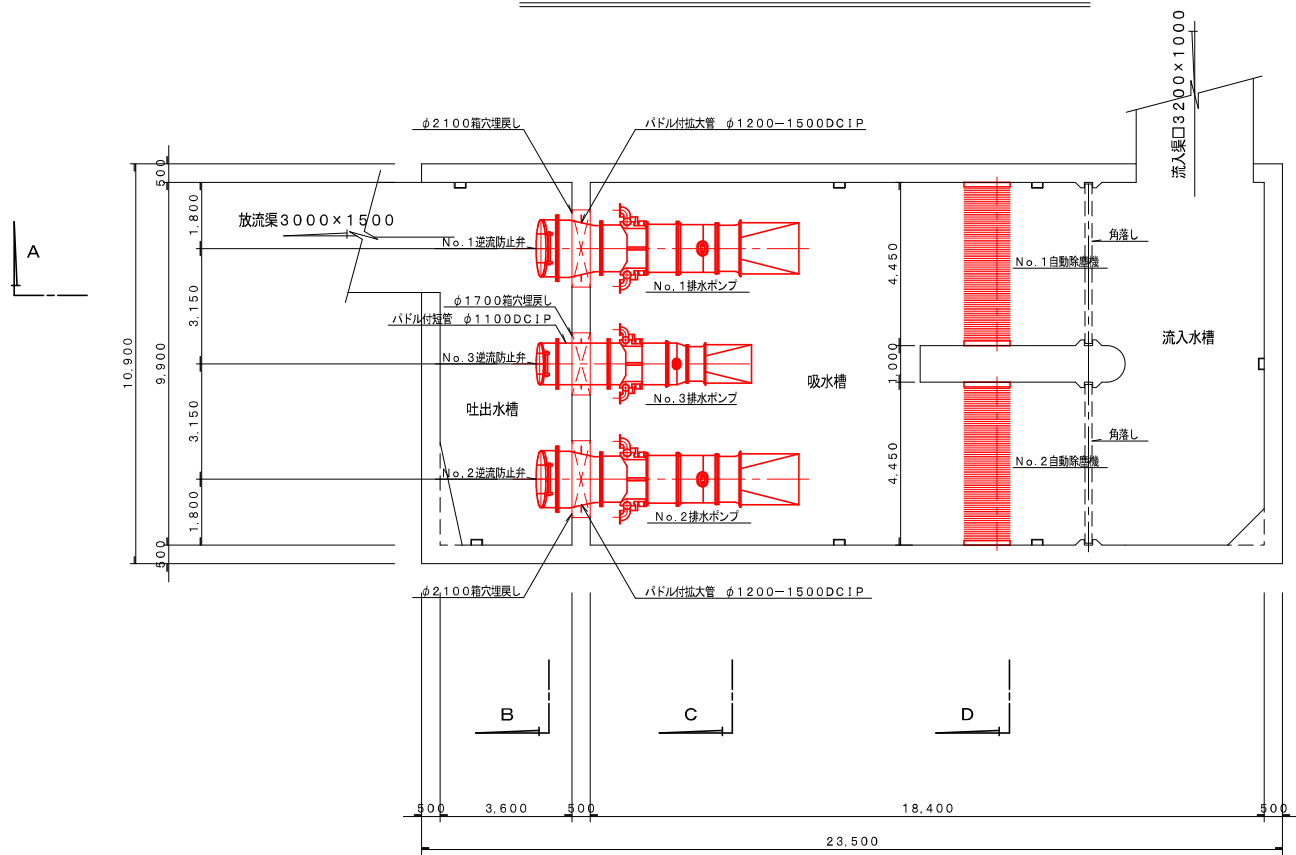


水路部 平面図 S=1/100

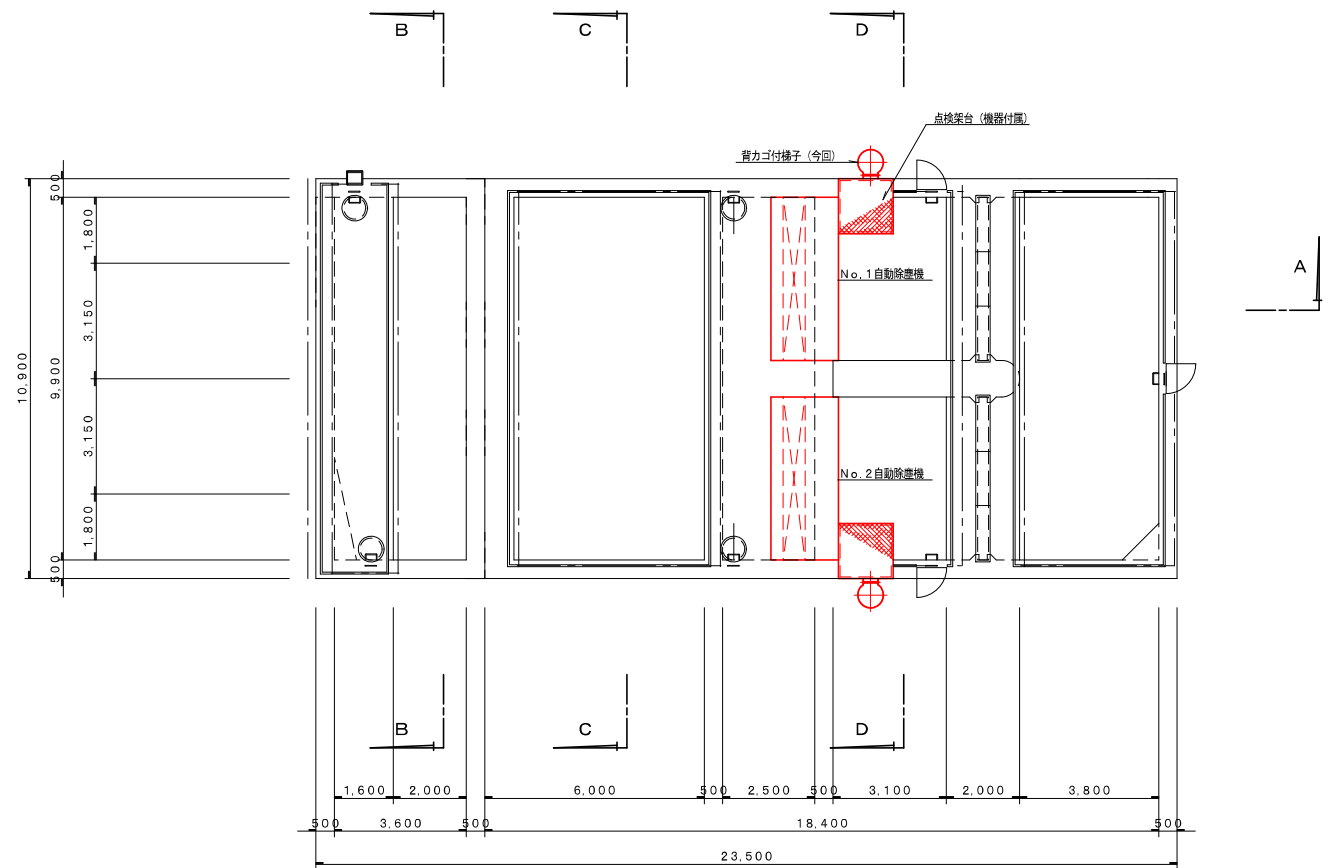


屋外 (上部) 平面図 S=1/100

着色部は今回工事範囲を示す。


地区名	松崎地区		
松崎地区内水対策事業 新町川ポンプ場詳細設計業務委託			
図名	機器配置平面図		
位置	湯梨浜町大字旭地内		
縮尺	1／100	単位	－
図号	全5葉中の内4		
令和		年度施行	
湯梨浜町			

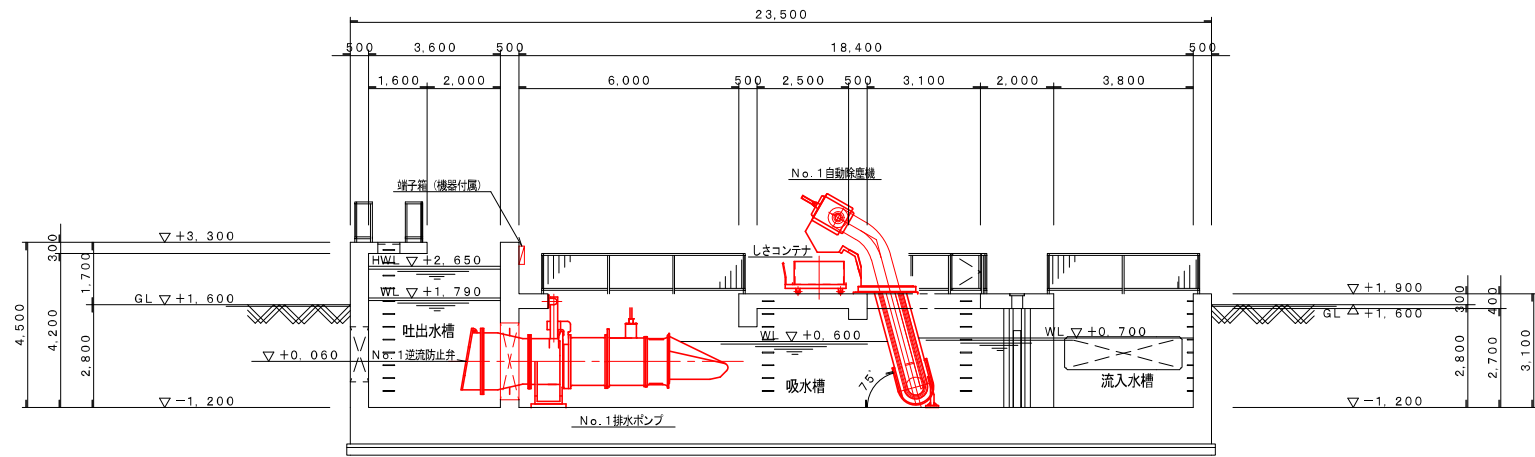


A-A 断面図 S=1/100

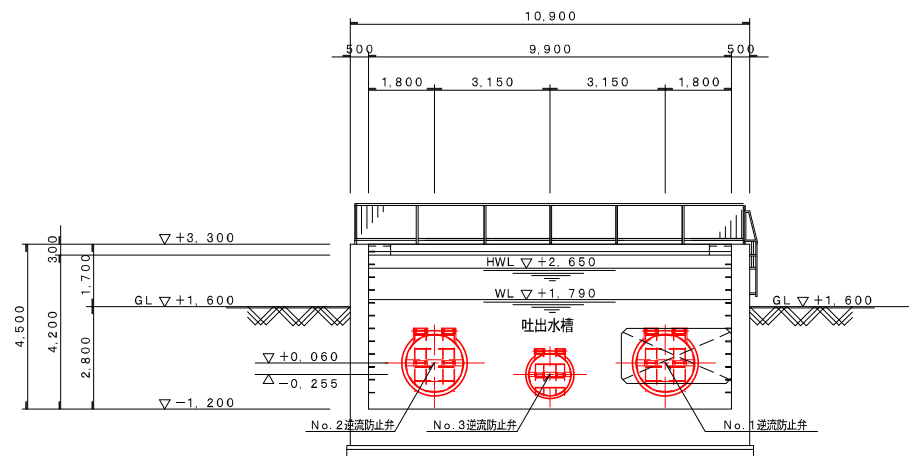

B-B 断面図 S=1/100

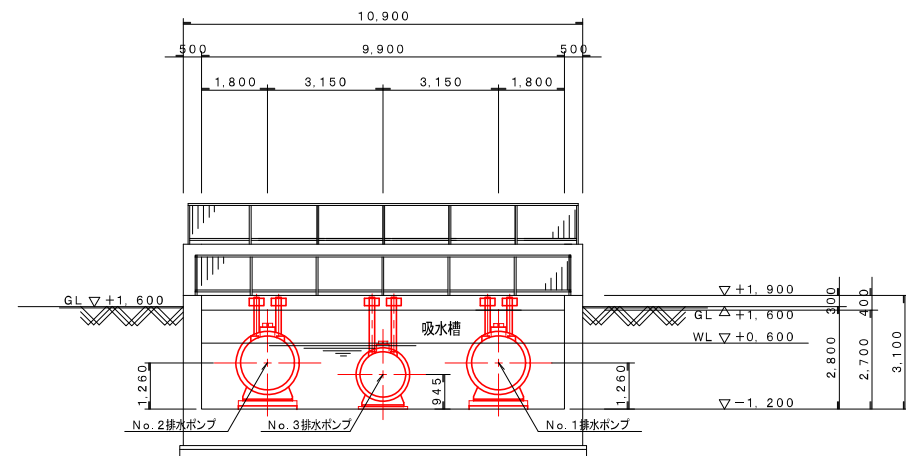

C-C 断面図 S=1/100

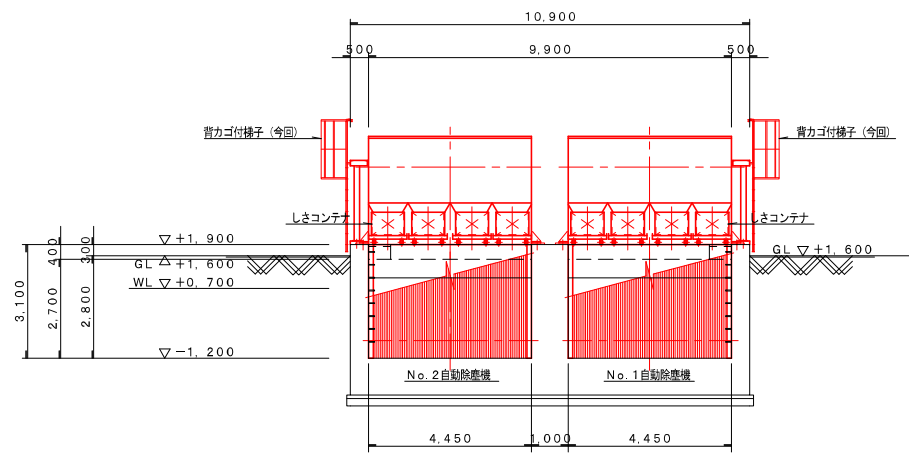

D-D 断面図 S=1/100

着色部は今回工事範囲を示す。

地区名	松崎地区		
松崎地区内水対策事業 新町川ポンプ場詳細設計業務委託			
図名	機器配置断面図		
位置	湯梨浜町大字旭地内		
縮尺	1 / 100	単位	—
図号	全 5 葉 中 の 内 5		
令和		年度施行	
湯 梨 浜 町			